



PLANIMETRIA IMPIANTO ELETTRICO ESISTENTE

scala 1:200

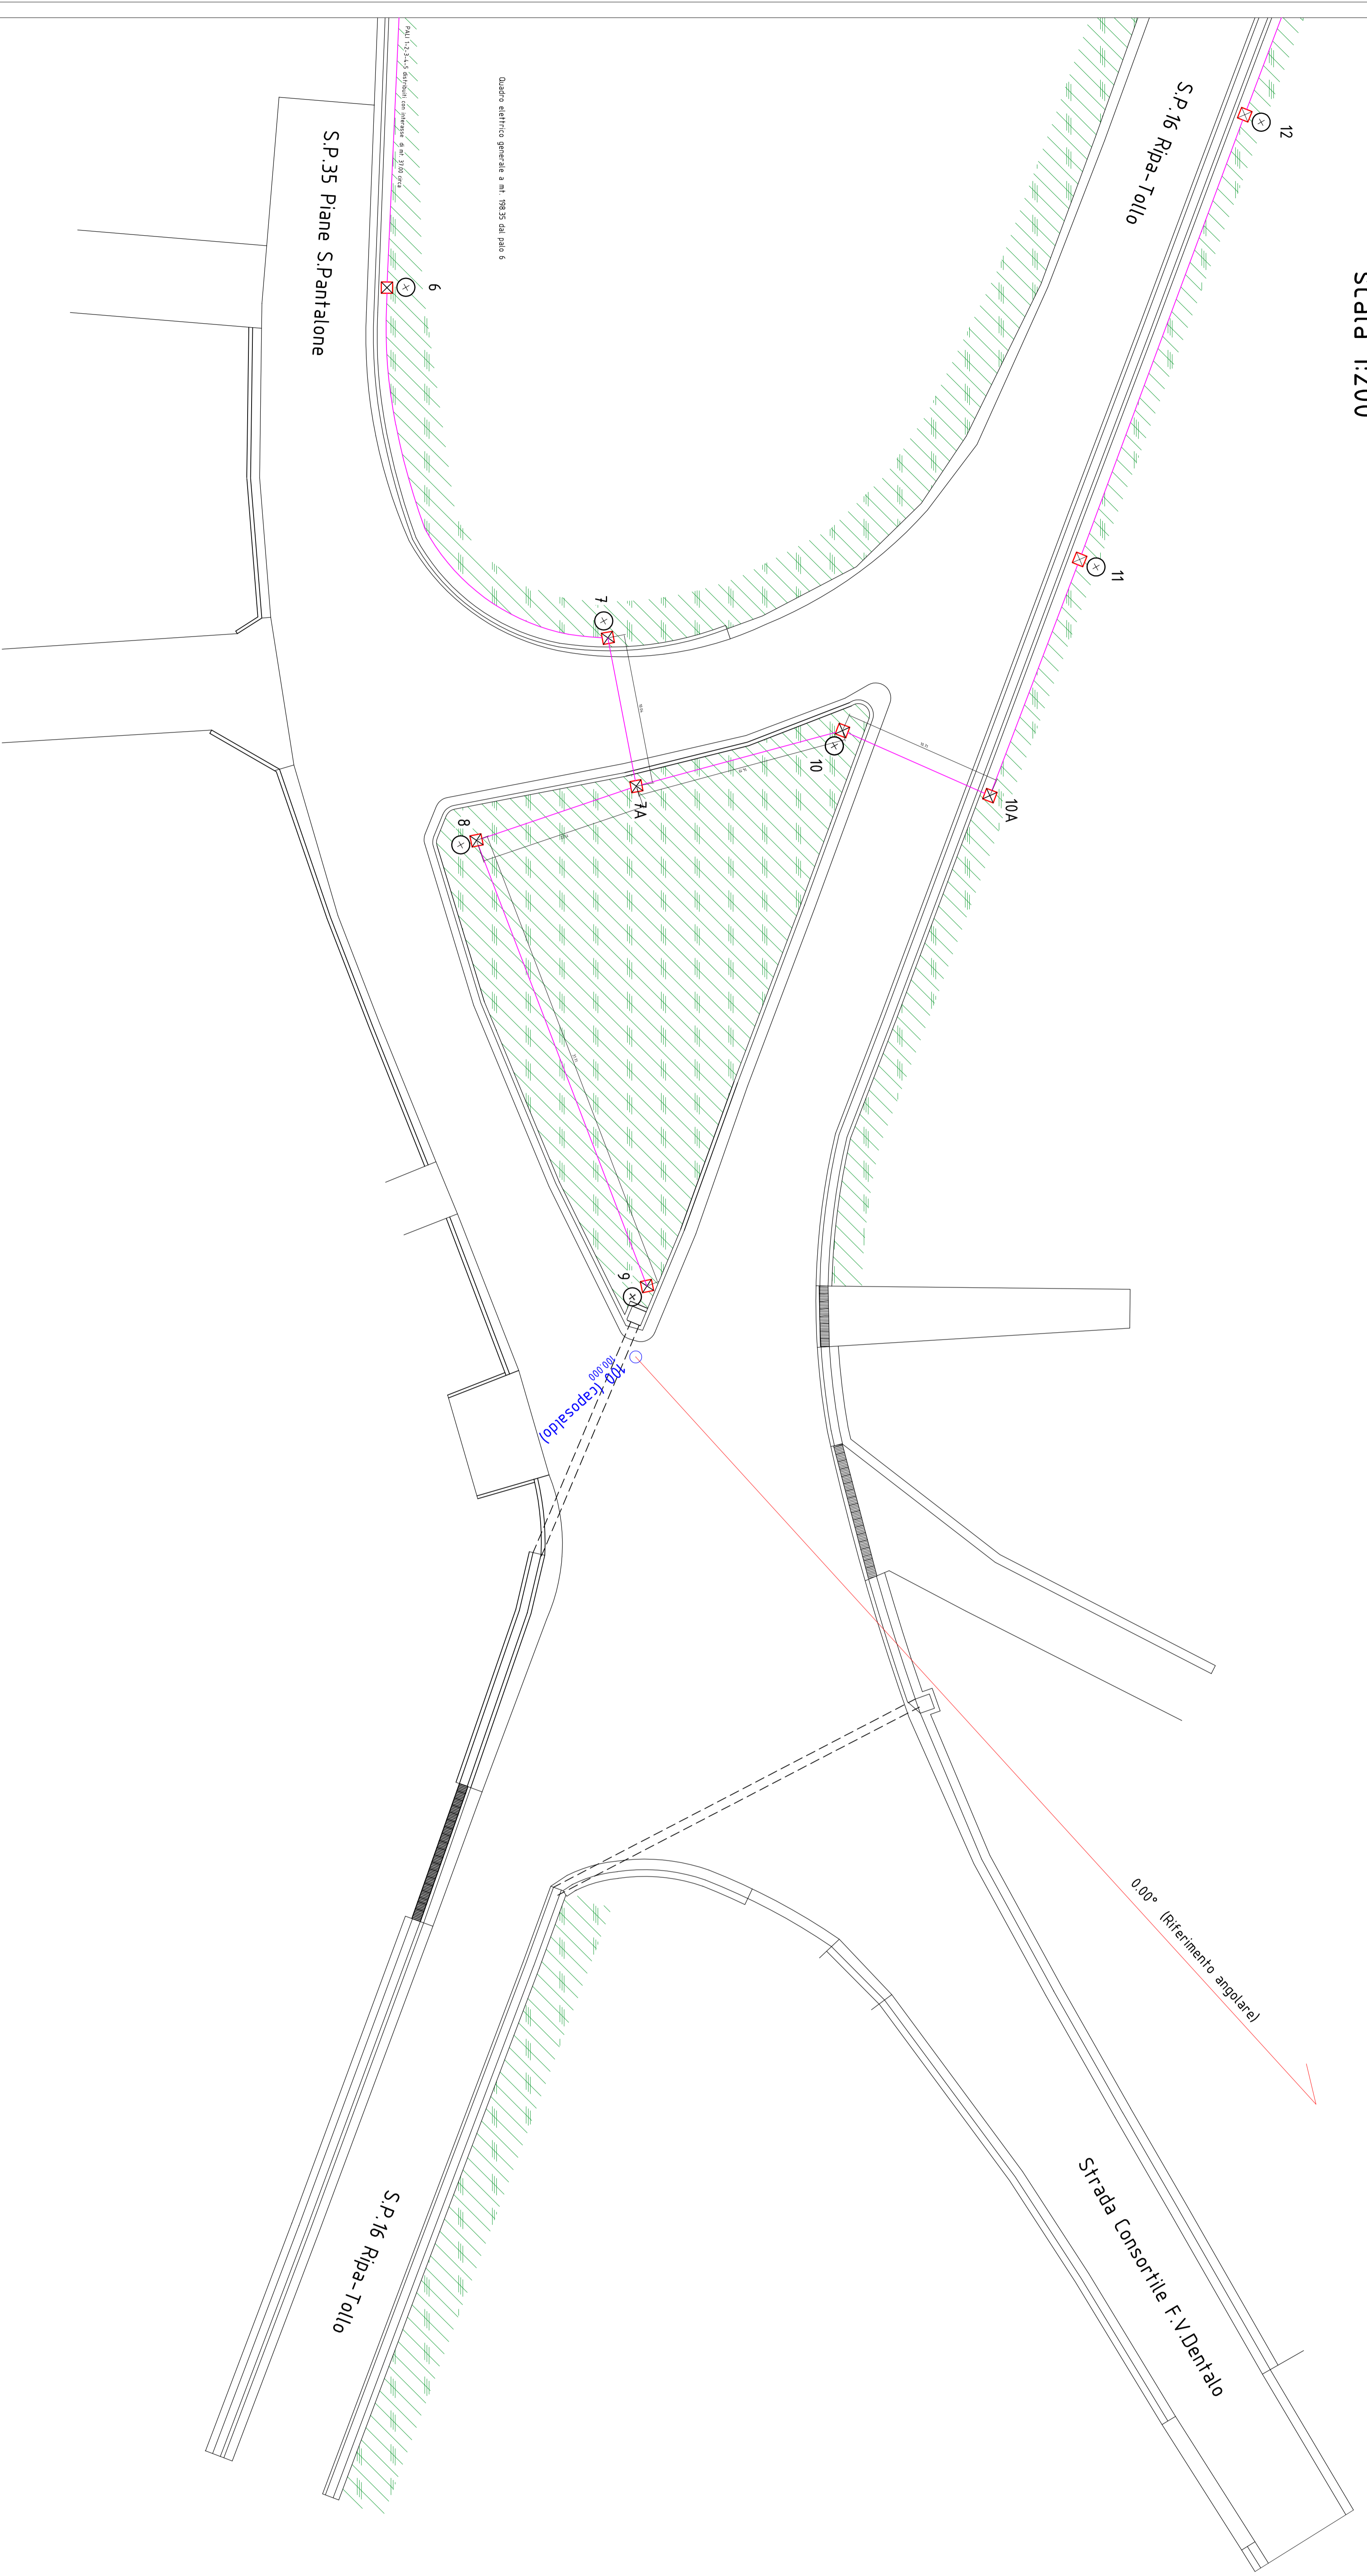

- ### Legenda
- Palo
 - Pannello di alimentazione o diramazione in c.v. 40x40x40
 - linea elettrica di alimentazione con cavo monofase da 16 mmq. sfeso in cavidotto diametro 63 mm.



PROVINCIA DI CHIETI
SETTORE 6
Pianificazione, Progettazione e Manutenzione Stradale
Concessioni - Espropri

LAVORI DI SISTEMAZIONE INTERSEZIONE A RASO STRADA STRADA CONSORTILE F.V. DENTALO E LE S.S.P. 16 E 35 IN AGRIO DI MIGLIANICO

PROGETTO ESECUTIVO

ALLEGATO 11-A	Scala	Progettazione e Realizzazione Pianta, Sezioni, Prospetti, Rassegne e Note VIA S. GIOVANNI 46-66046-CHETI (CH) TEL. 0872/347020/2020
IMPIANTO ILLUMINAZIONE ESISTENTE	1:200	Responsabile dell'opera: ing. GIUSEPPE DI STEFANO Dott. Ing. CARLO CRISTINI

Data emissione:	Luglio 2011	Disegnatore:
		REBORONI
		Disegnatore: